



SHEET	TOT.
第 1 张	共 1 张


建	结	电	通
筑	构	气	讯

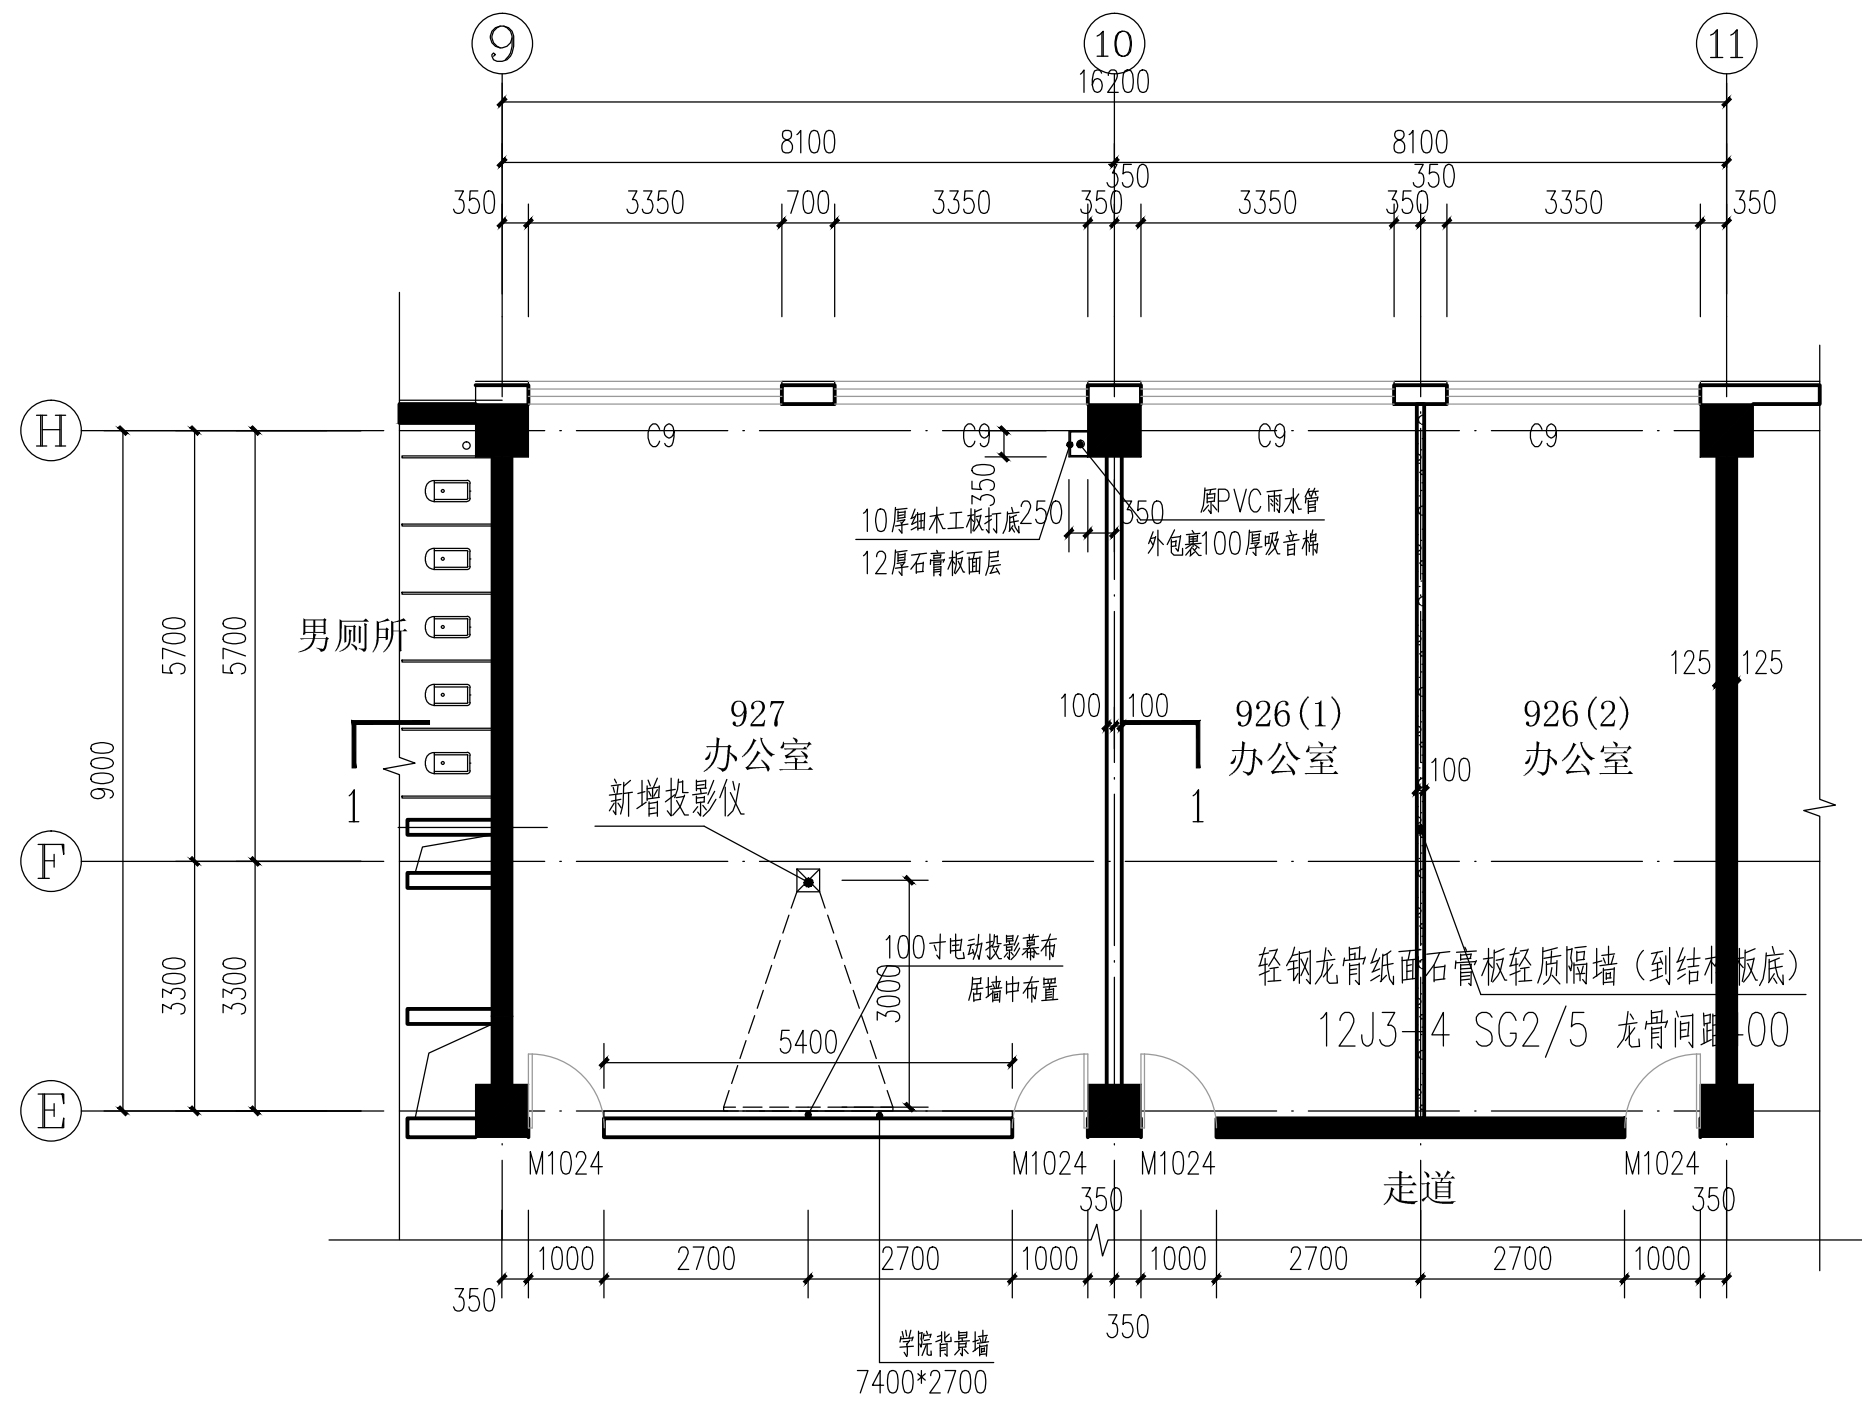

办公室926、927改造完平面图 1:100

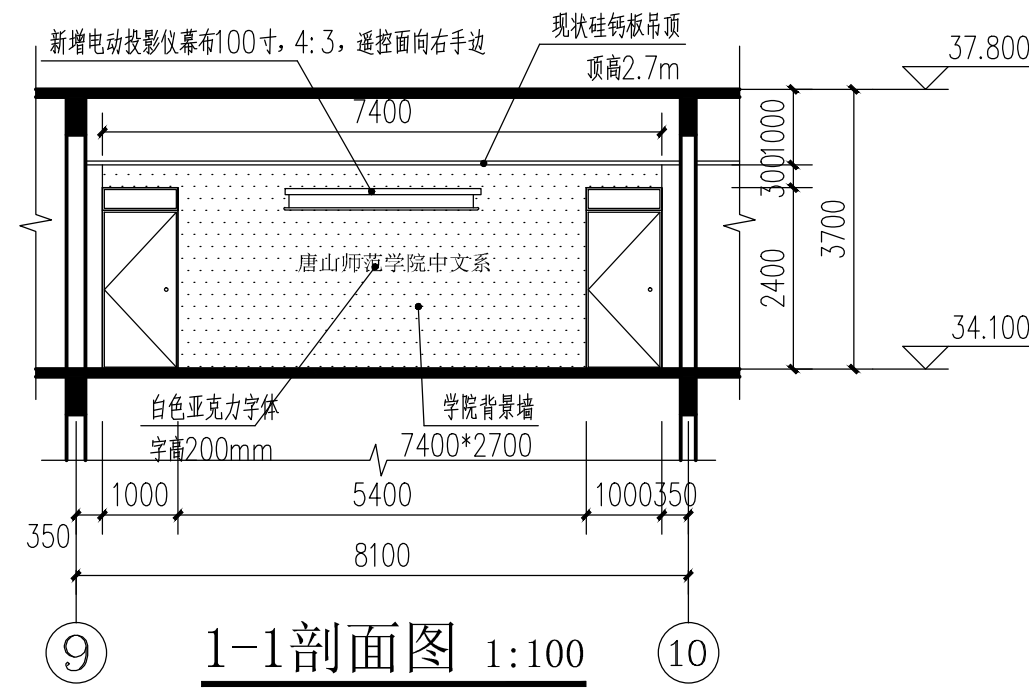


1-1剖面图 1:100

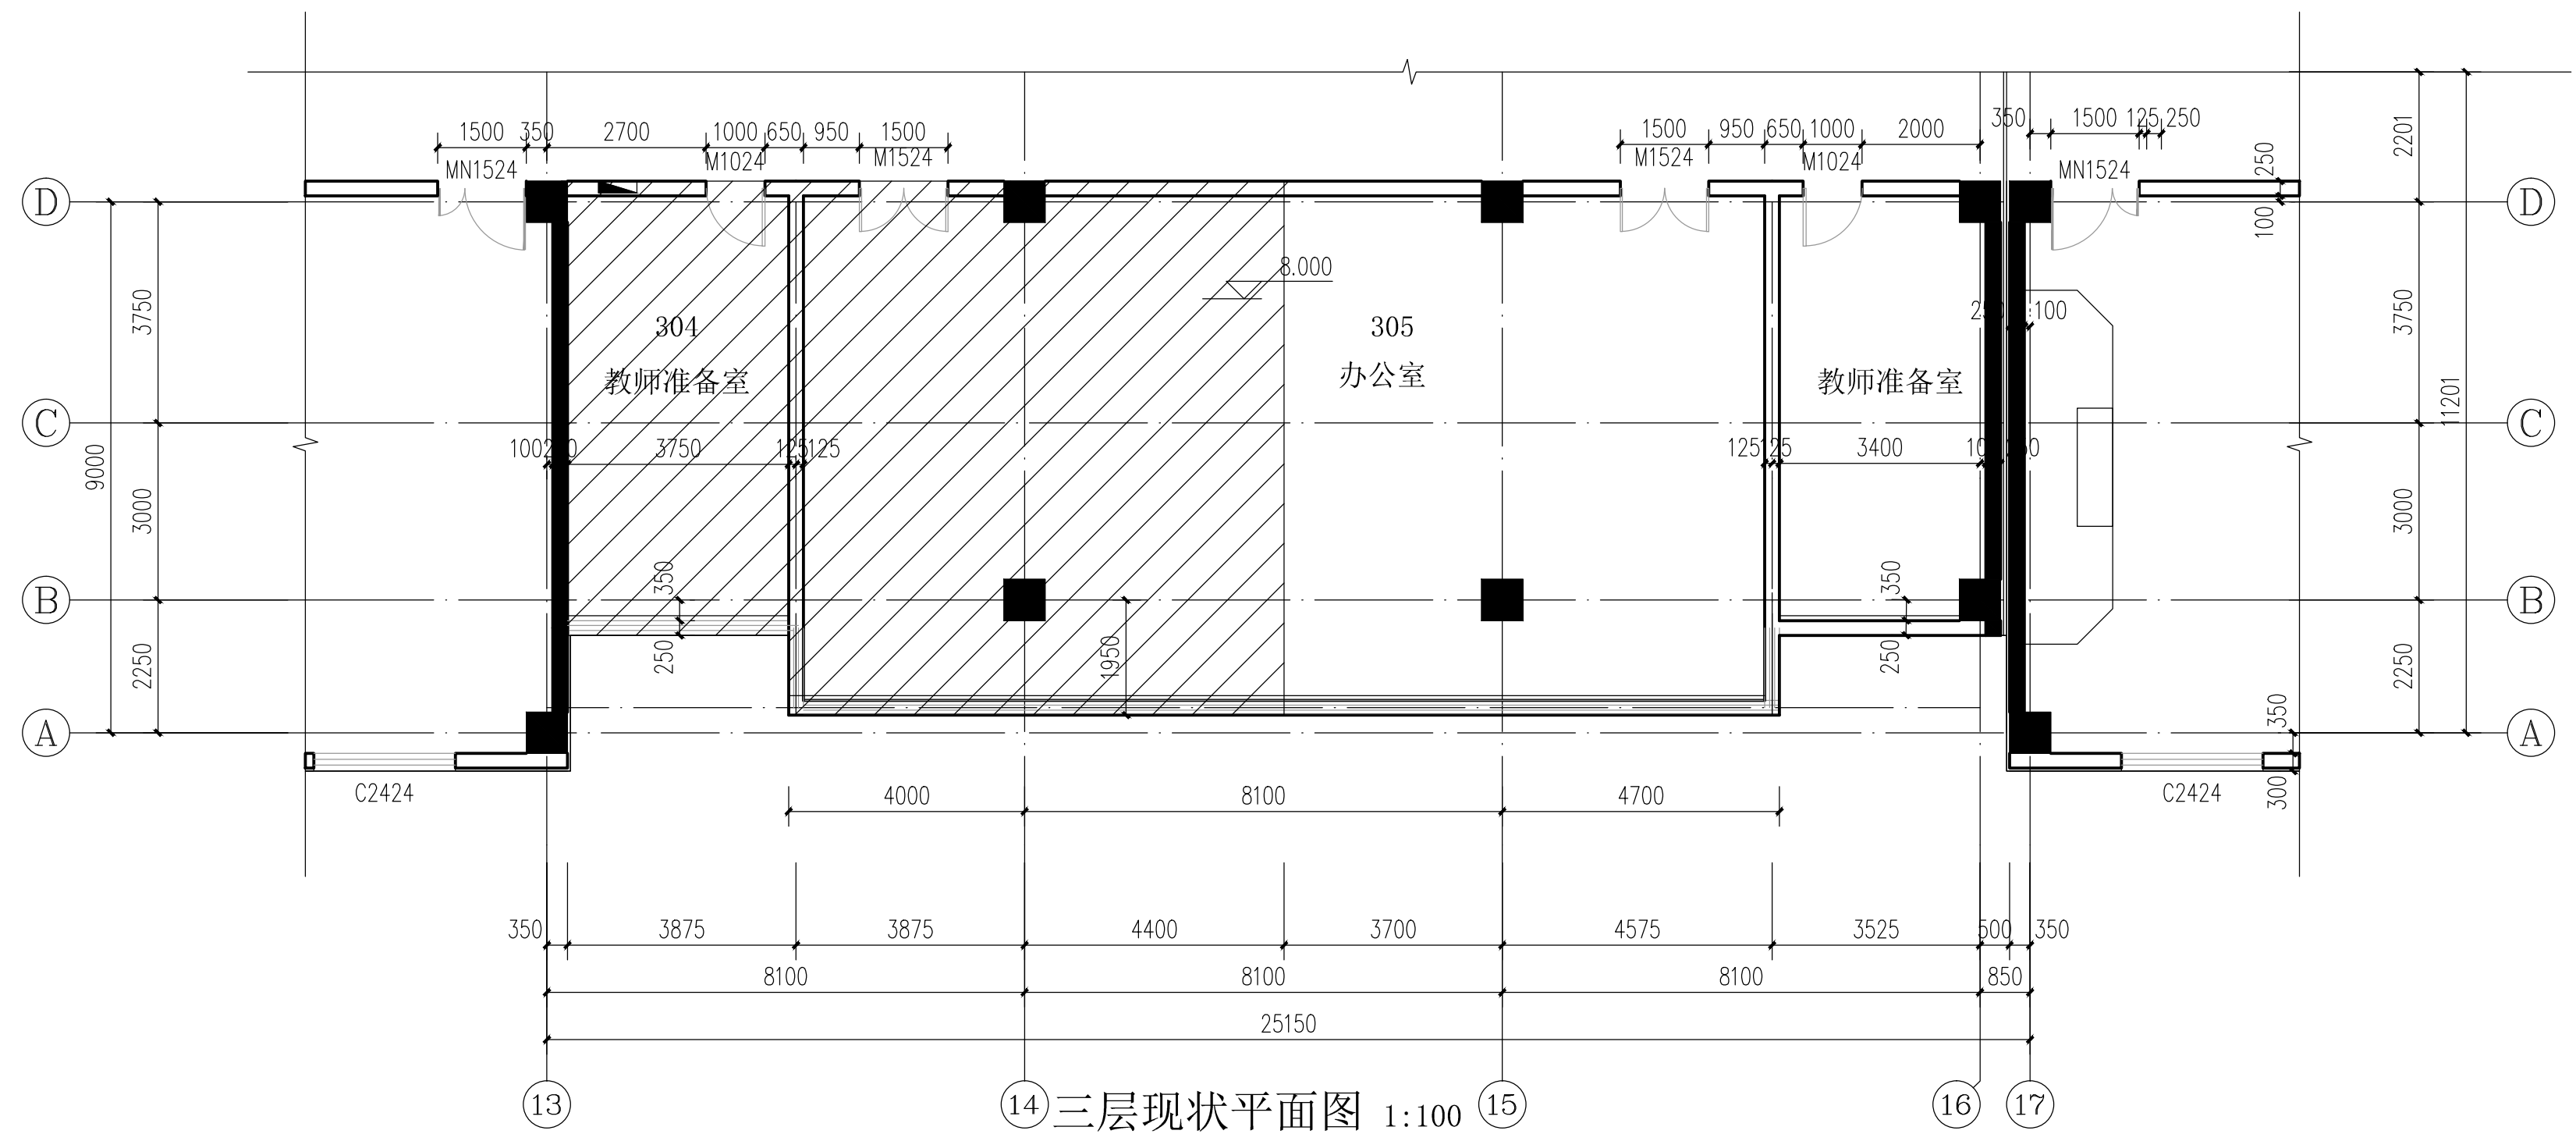

三层现状平面图 1:100

层高4.00米

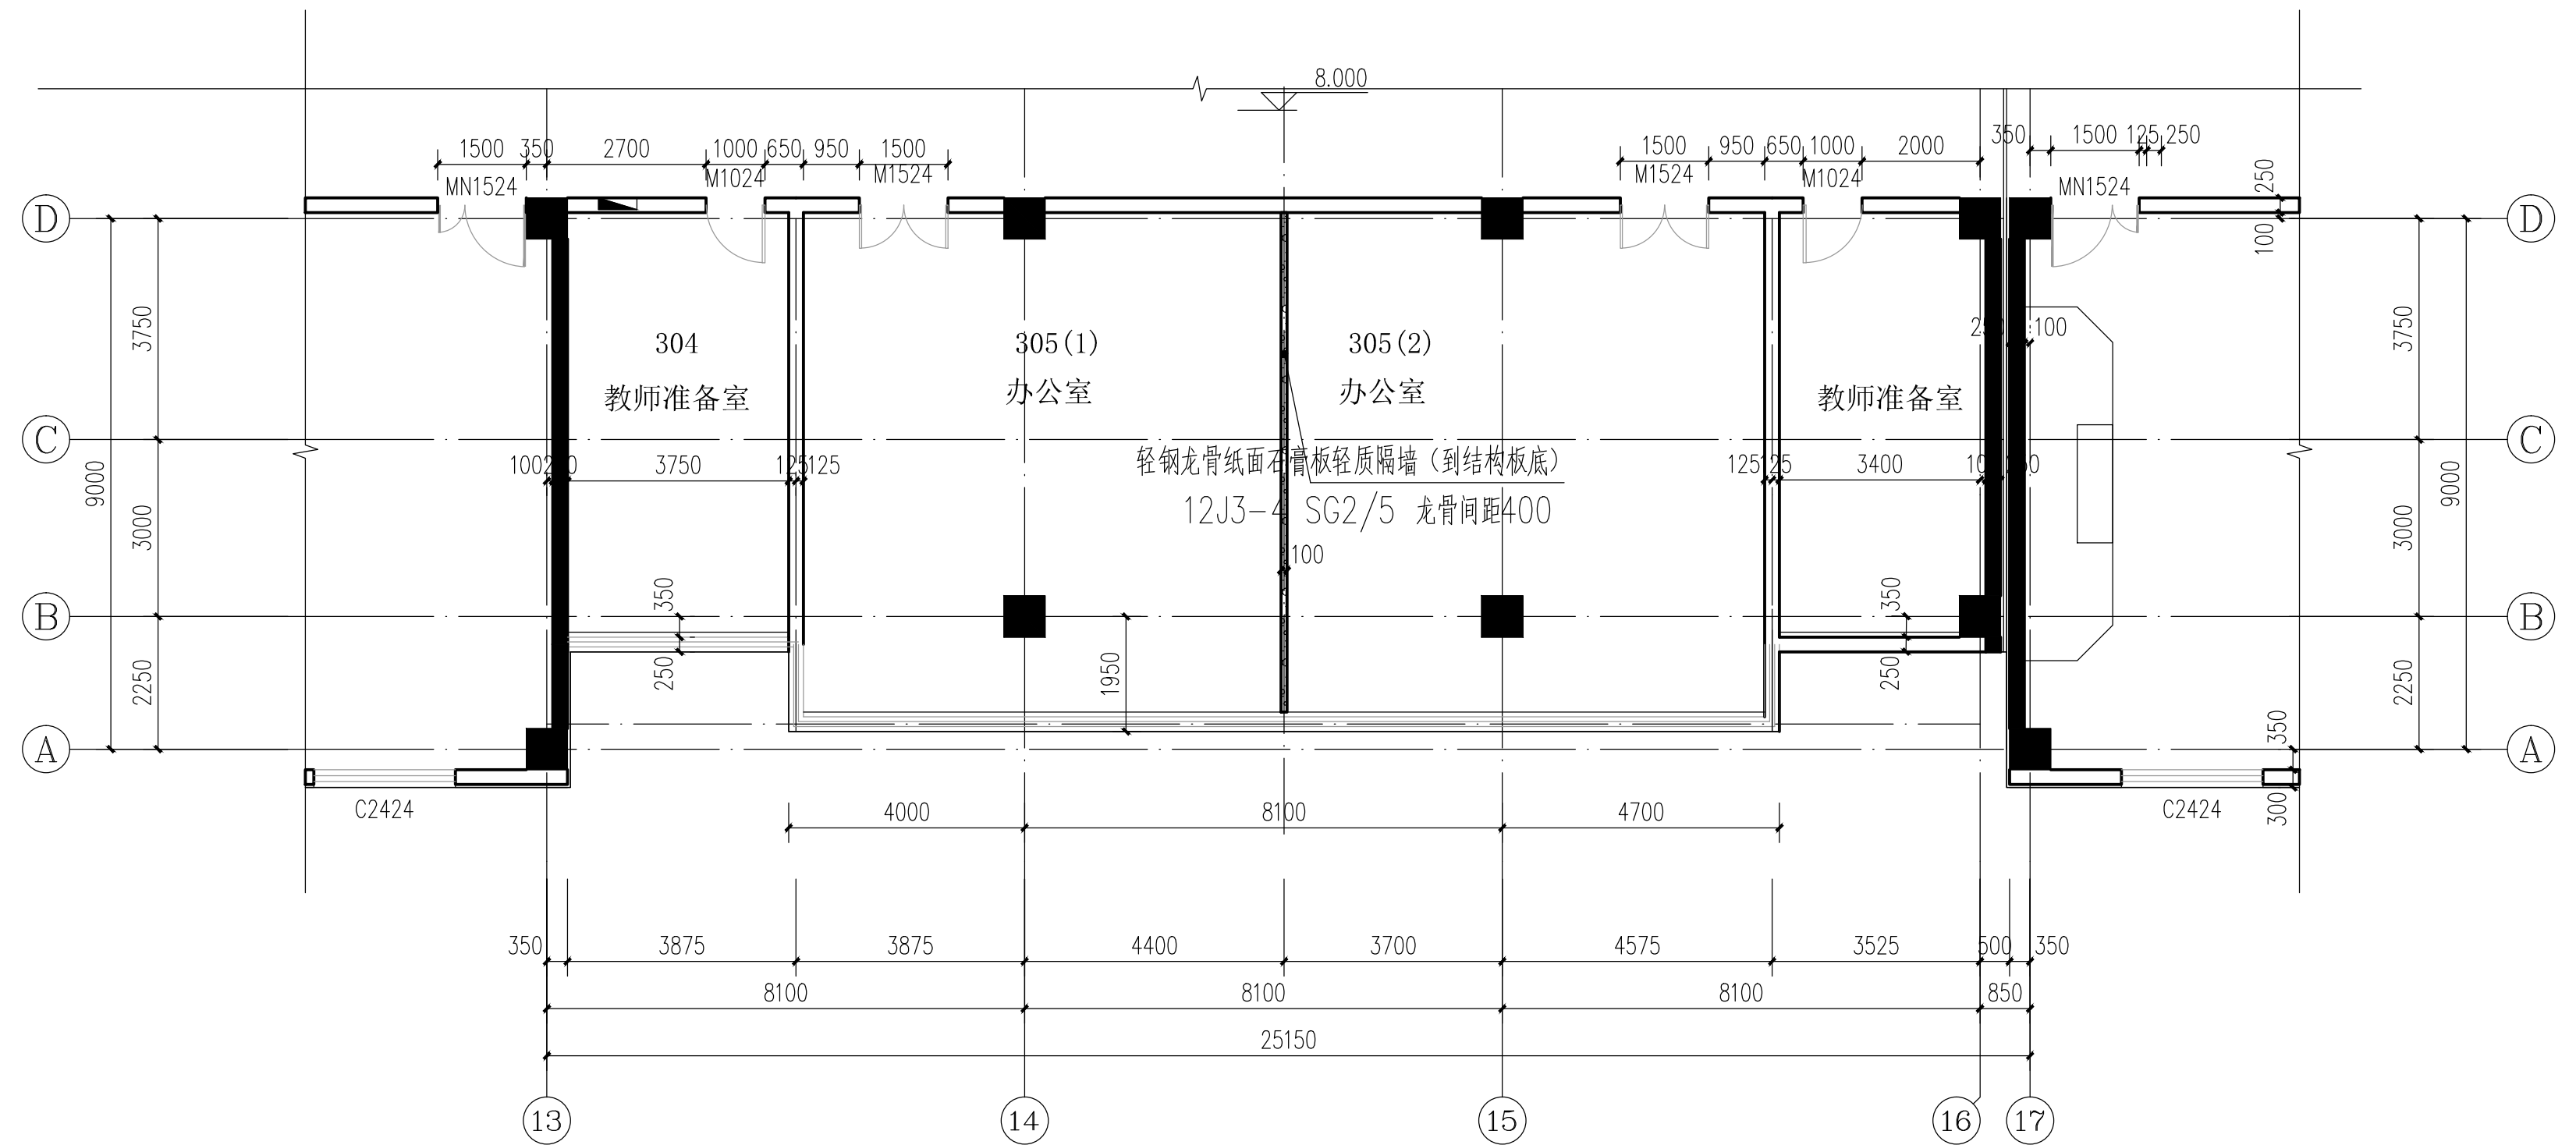

三层改造完平面图 1:100

层高4.00米



河北加华工程设计有限公司
HEBEI CANSINA ENGINEERING DESIGN Co., Ltd

设计资质: 建筑工程【甲级(A113000199)】
规划资质: 城乡规划【乙级(冀城规编022001)】
传真电话: 86-312-7521274
电子邮箱: hbjiashua@163.com
网站域名: <http://www.cansina.com>

方案合修咨询:
DESIGN GROUP LIMITED

图章: CNADRI PROJECT SEAL

册执业章: REGISTERED SEAL

明: INSTRUCTION

本合同图以建设单位提供的设计方案及要求,按照现行规划设计规范进行设计。建设单位应承担土地报批、环评、环保、绿化、水电气、消防、人防、施工、施工图审查及其各项政府职能部门审批费,本合同仅设计费及设计相关税费工程预算。

建设单位在获得相关管理部门核发可以施工的批文后,应及时组织施工、监理、设计方进行技术交底,未交底前不得施工。

施工方必须按照施工规范及相关管理部门颁发的标准,按照本合同。施工单位在施工过程中发现设计文件有错误时,不得擅行处理,应及时与设计单位及监理单位联系,协商解决。

一切按本图及标注比例尺度尺寸所需尺寸。

建设单位不得将本合同用于本工程外的项目。

因建设单位将本合同未能做到以上条款而造成的损失,设计方不承担任何法律责任及经济。

设计总负责人 PROJECT DIRECTOR	纪江海
----------------------------	-----

定人	纪江海
AUTHORIZED FOR ISSUE BY	

业负责人
IPLINE RESPONSIBLE BY

核人 DITED BY	许凯明
----------------	-----

对人 CHECKED BY	张艳伟

设计人 DESIGNED BY	王卫军
审核人 CHECKED BY	

AWED BY	王卫良

版本 VERSION	升版原因 CAUSE
---------------	---------------

本图升版后, 以最高版本为准

建设单位: CLIENT

山师范学院

目名称: PROJECT

泰山师范学院中文系维修改造项目

纸名称: DRAWING TITLE

九、九层改造平面图

程编号: JOB NC

19-T-1


DISCIPLINE

 Springer

期:DATE

19 08 03


定义				距离
性质				安排
电话				工艺
说明				目录

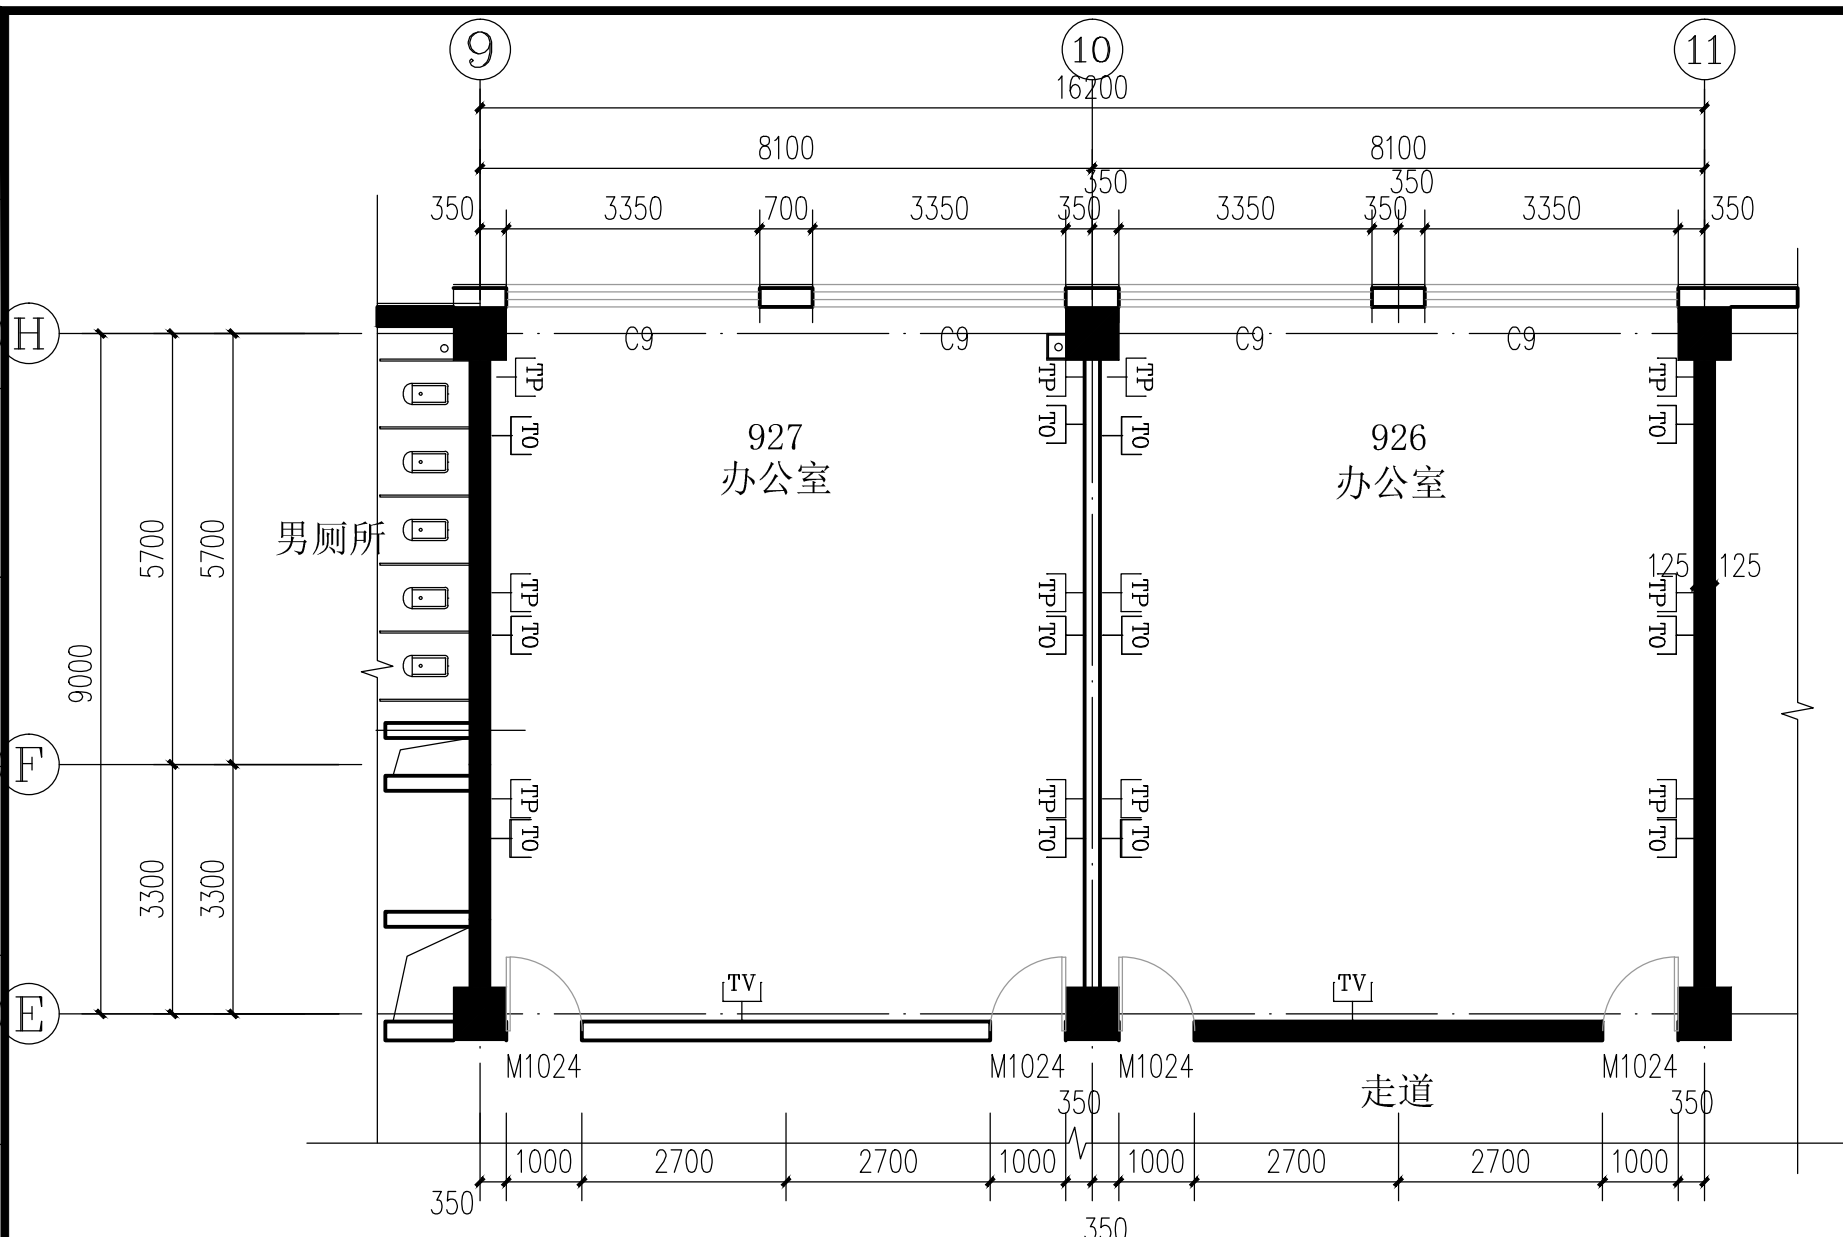

办公室927、927弱电现状平面图 1:100

改造：所有插座拆除、换新。


符号	名称	备 注
—TV	有线电视插座	距地300
—OL	综合布线超五类插座	距地300
—TP	电话插座	距地300

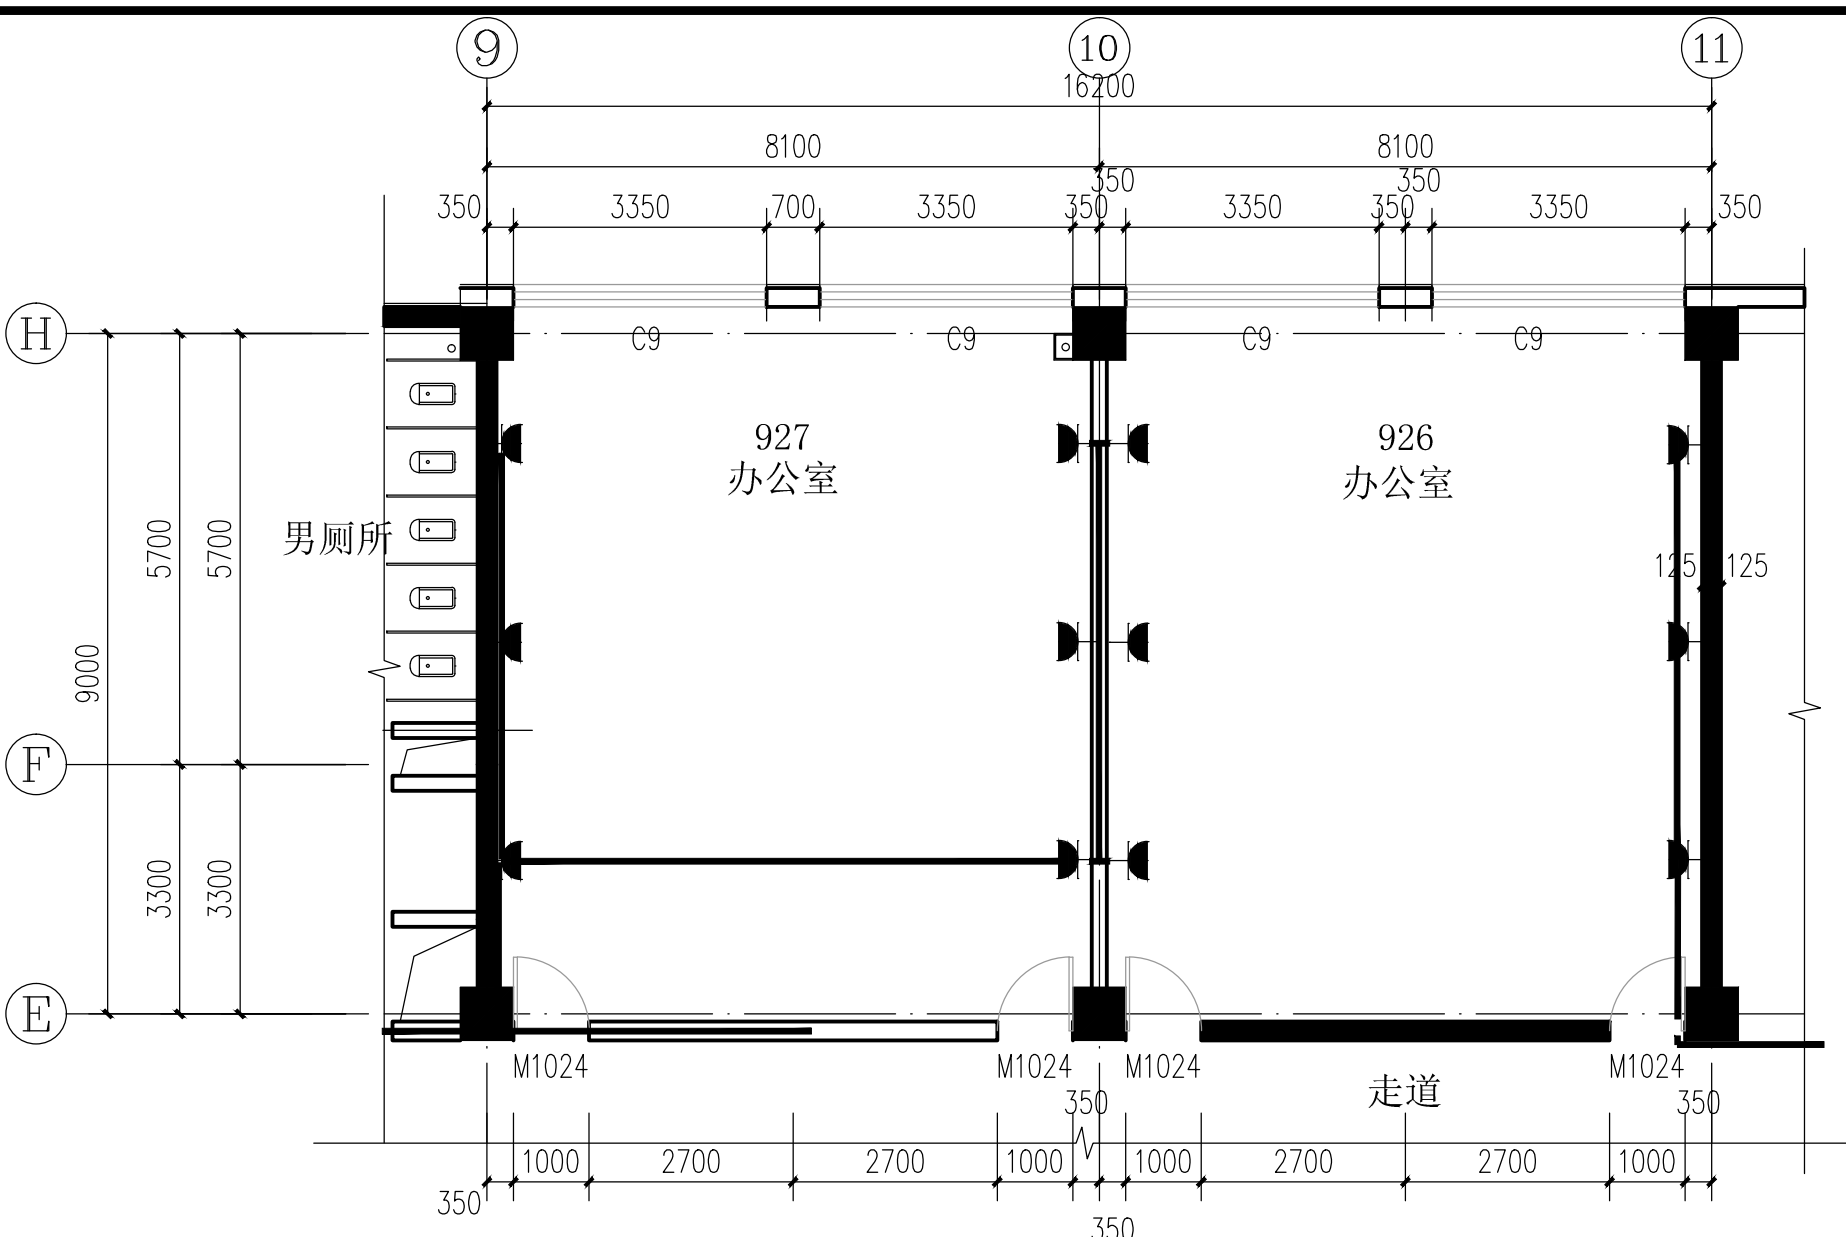

办公室927、927插座现状平面图 1:100


改造，所有插座拆除，换新。

符号	名称	型号及规格	备 注
	五孔插座	10A 250V	距地300

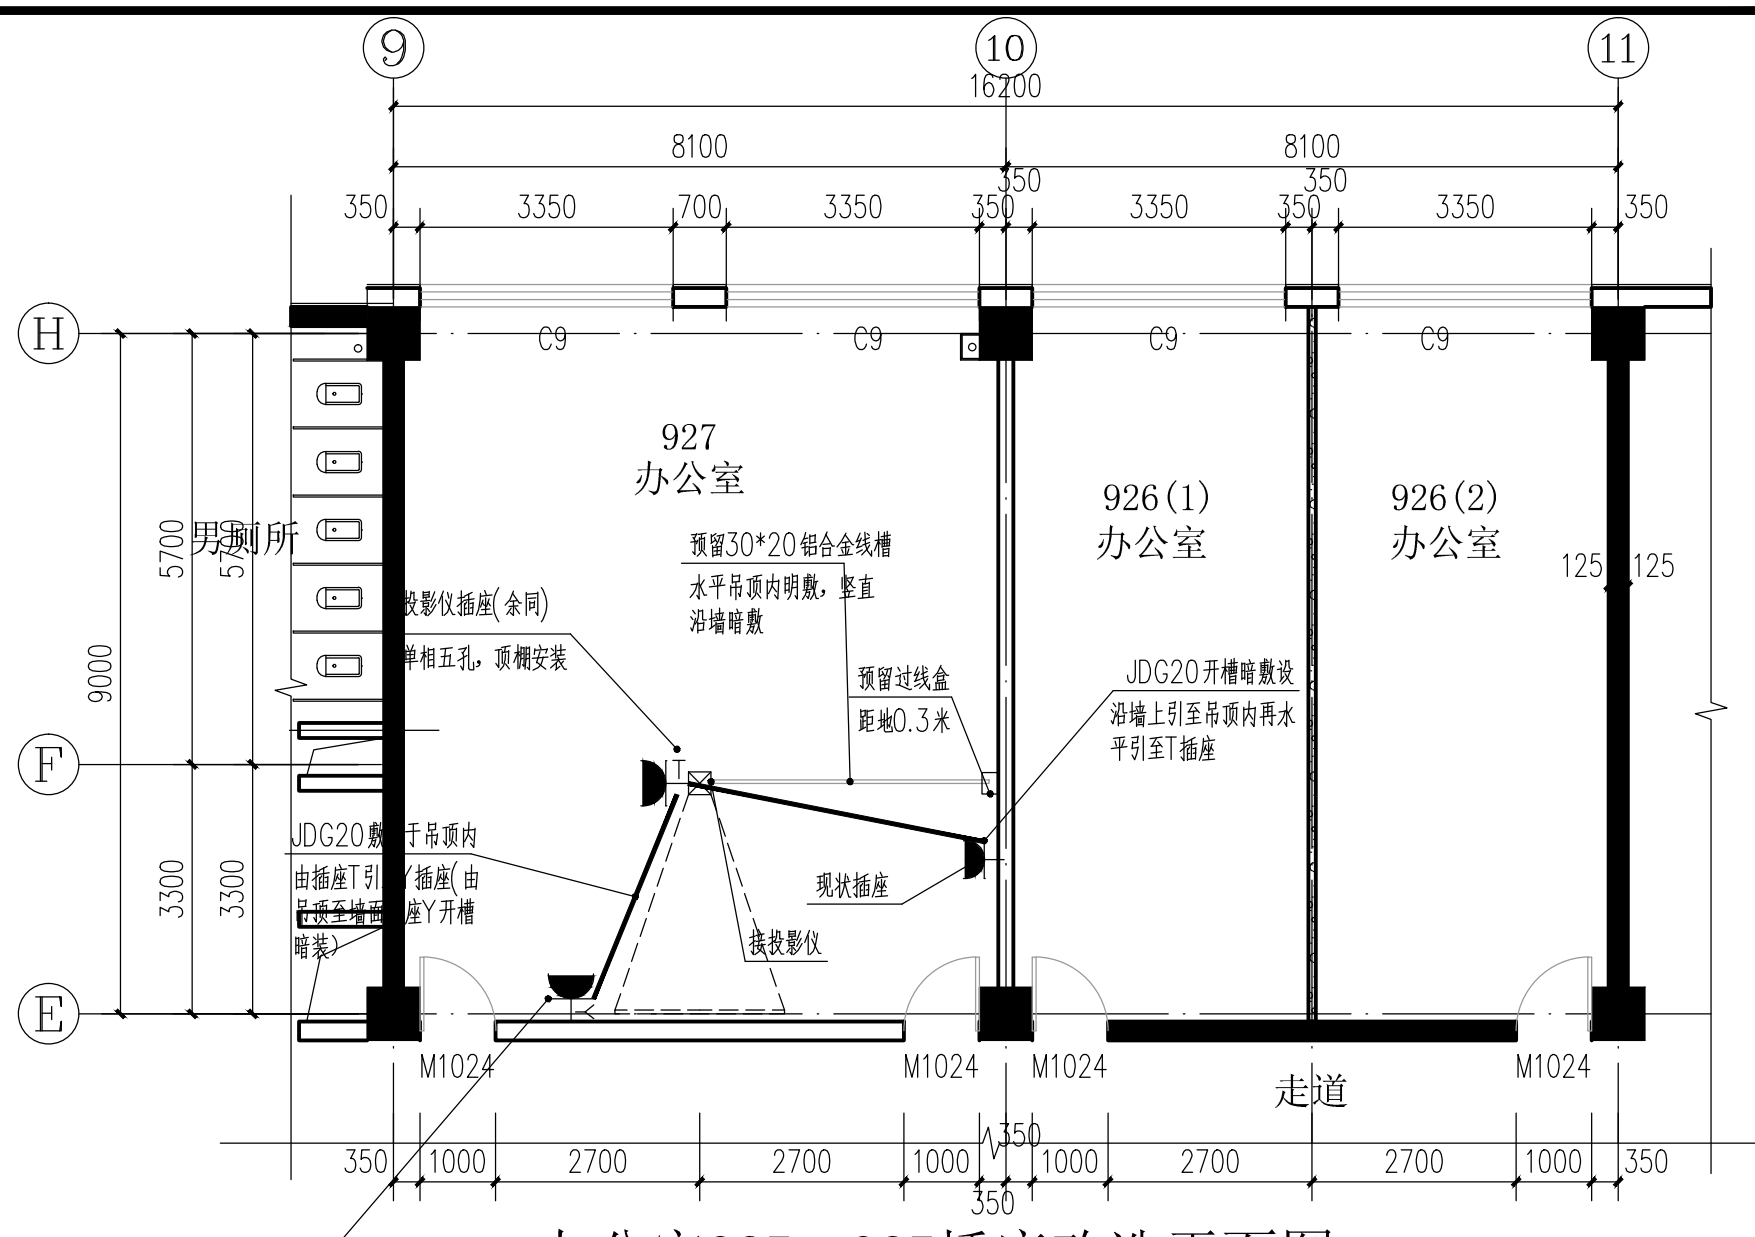


办公室927、927插座改造平面图 1:100


注: 插座回路采用ZR-BV-3×4mm²

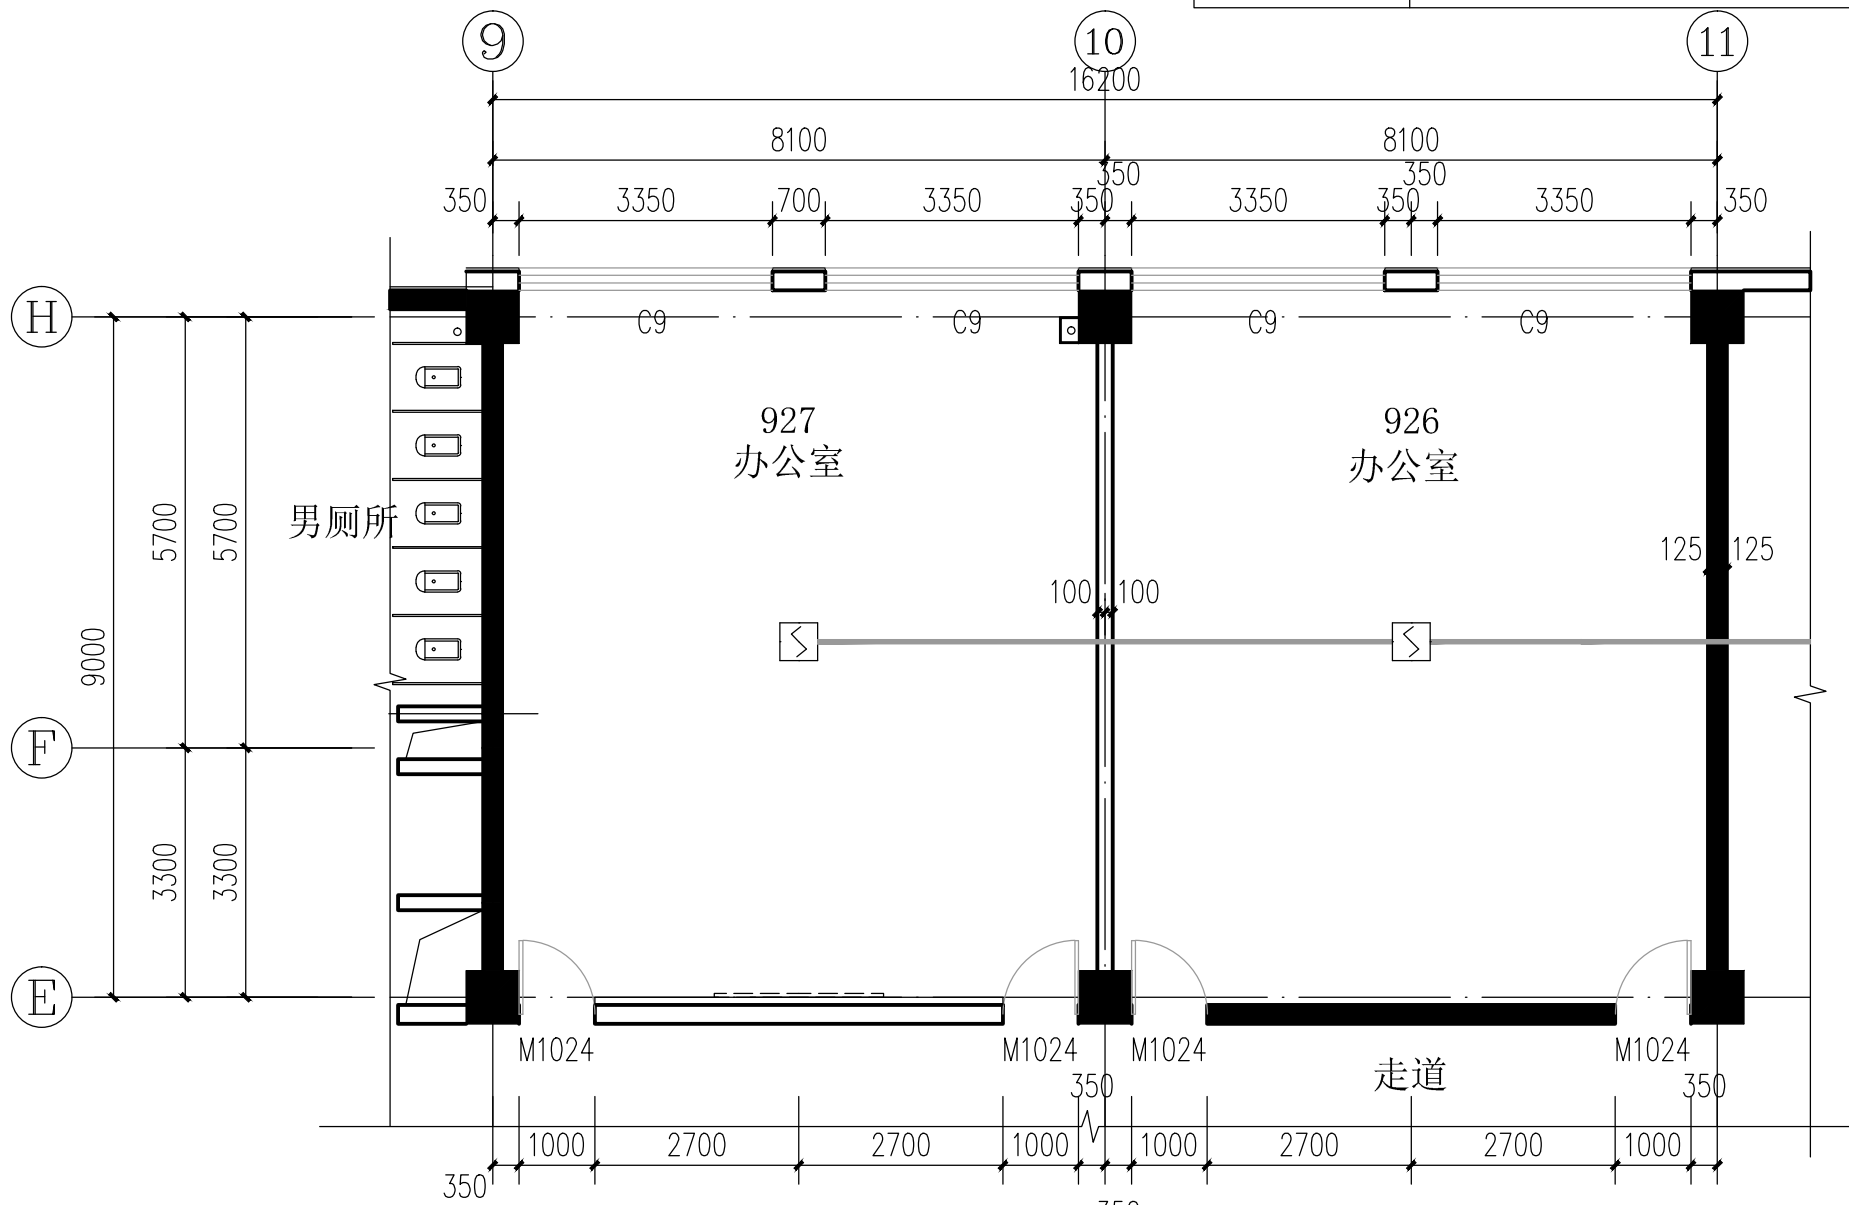


办公室926、927消防报警现状平面图 1:100

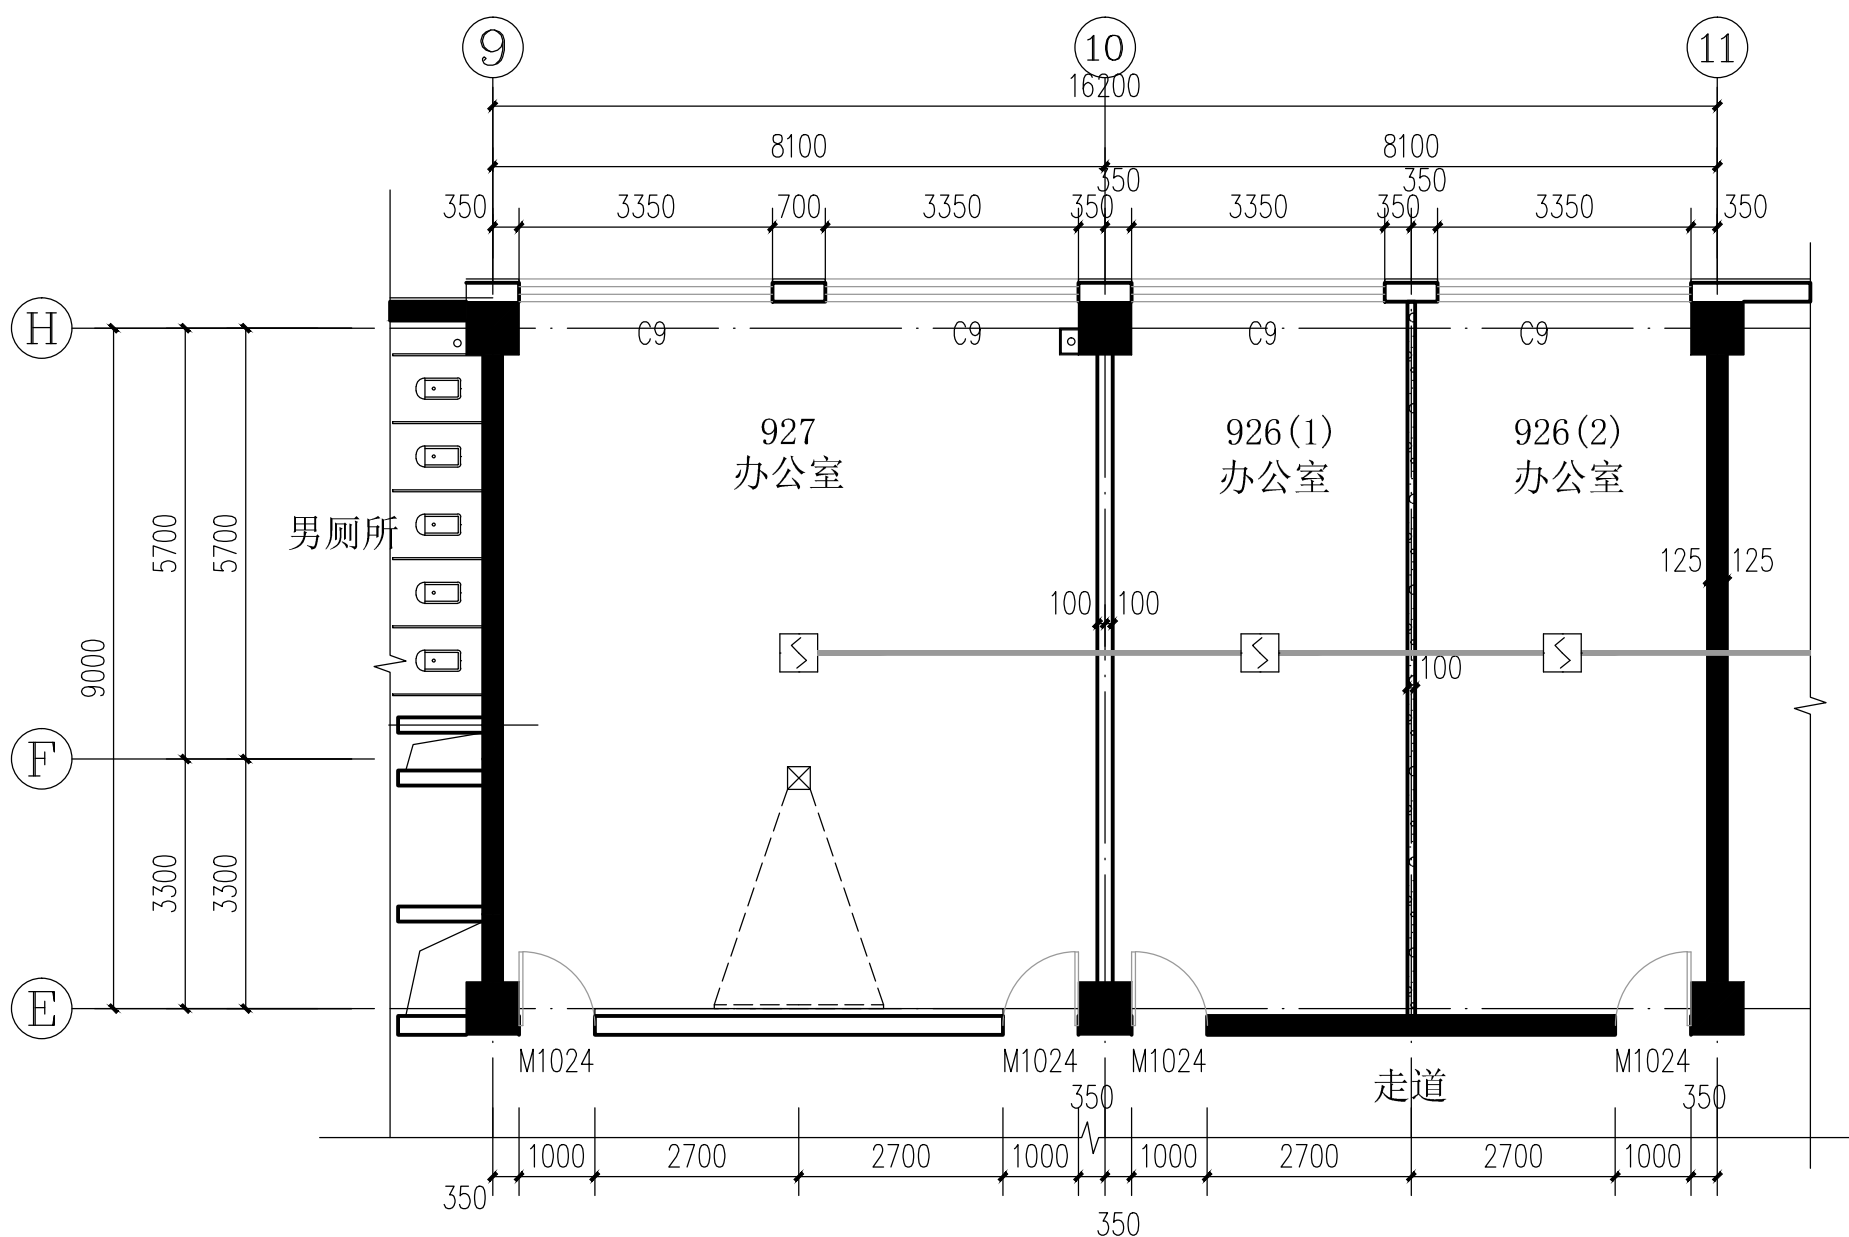


 


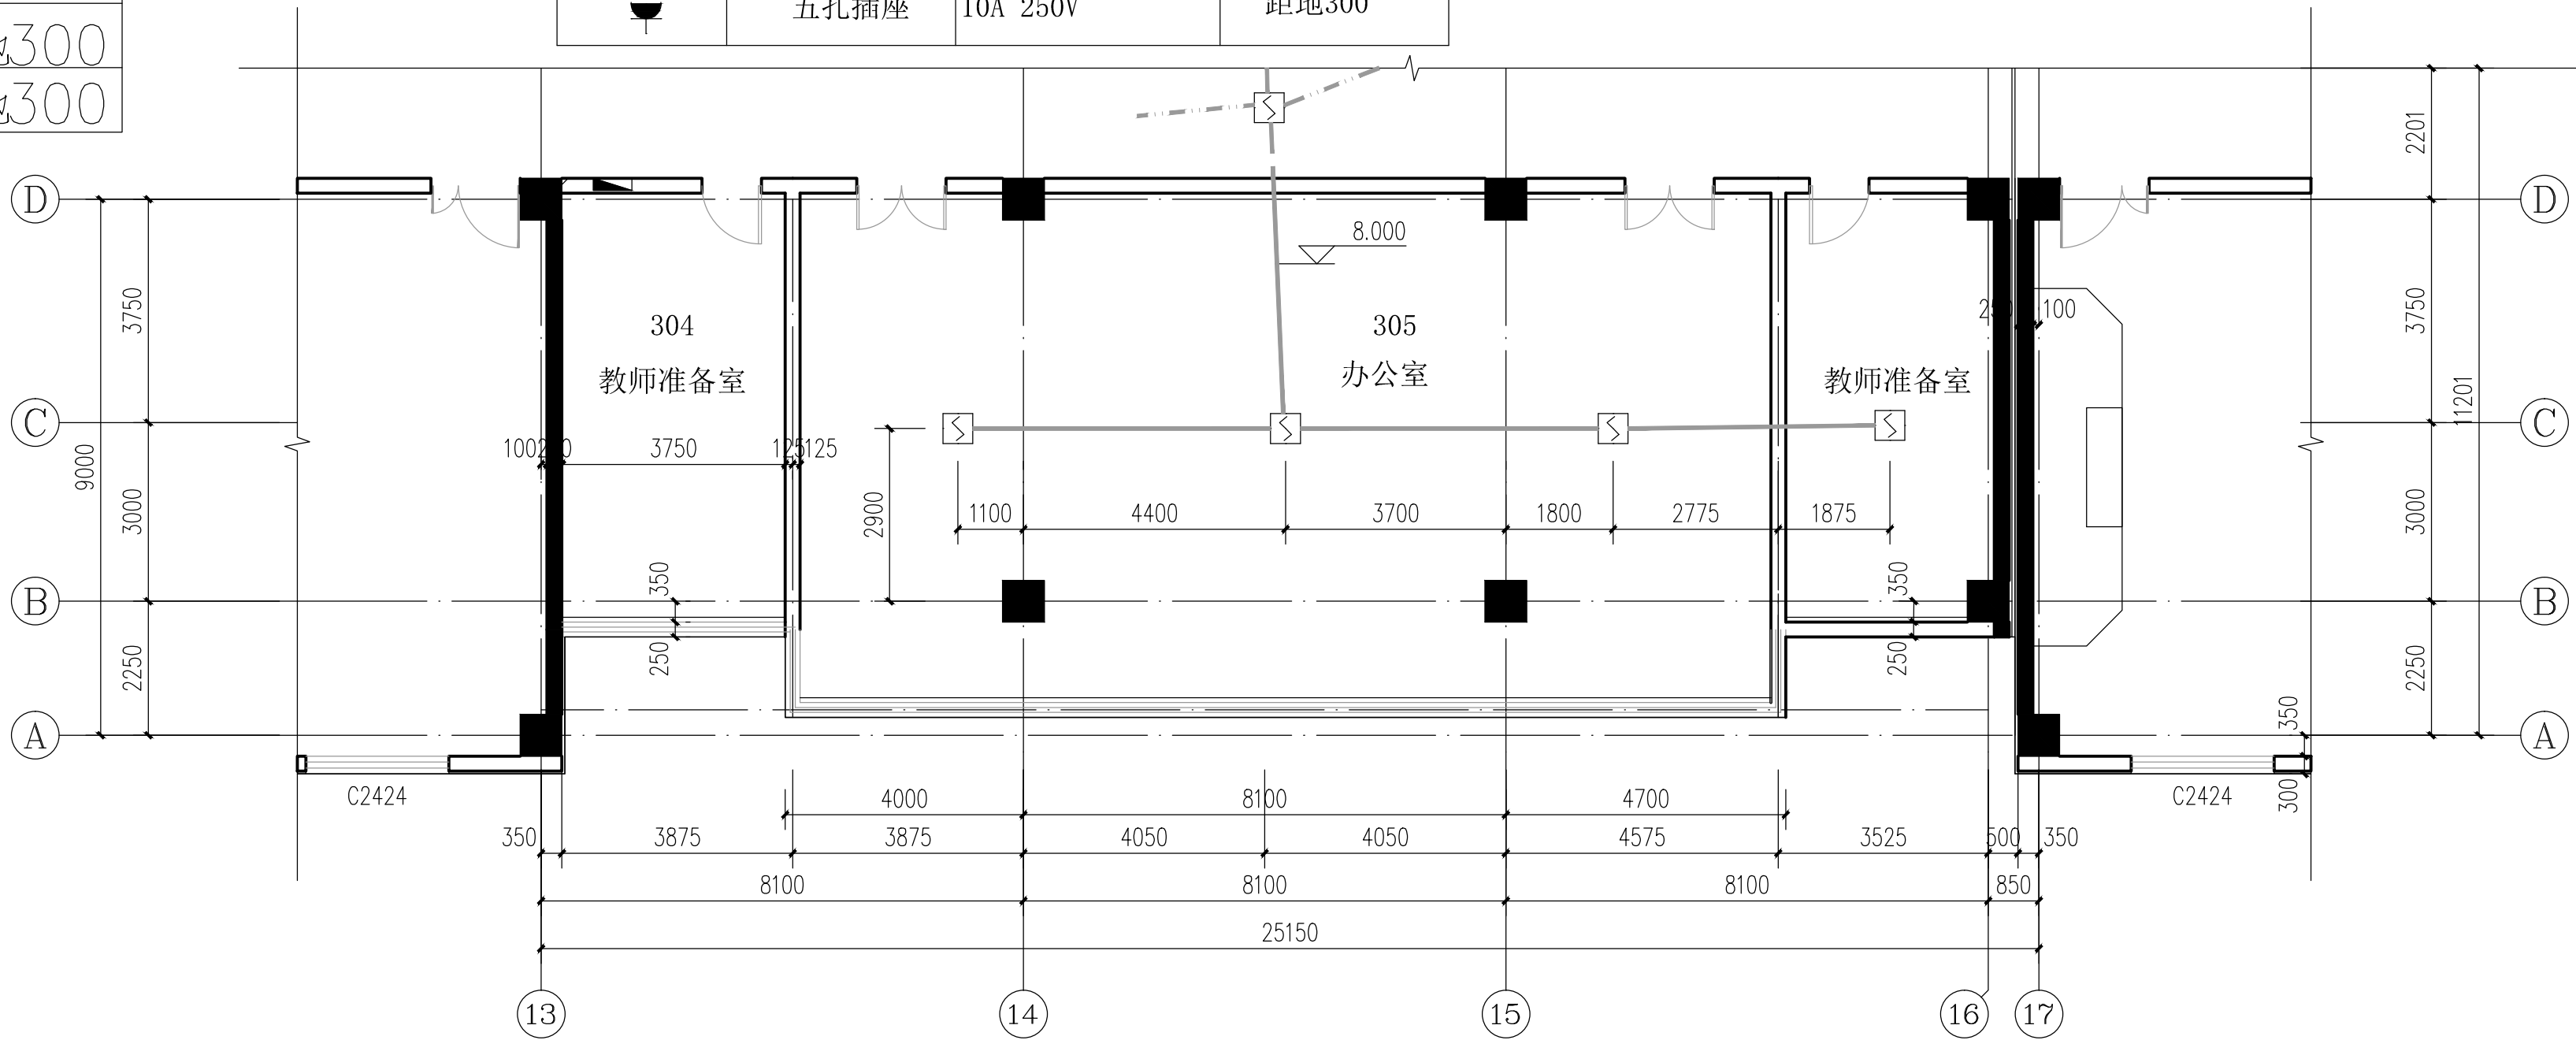

办公室926、927消防报警改造平面图 1:100

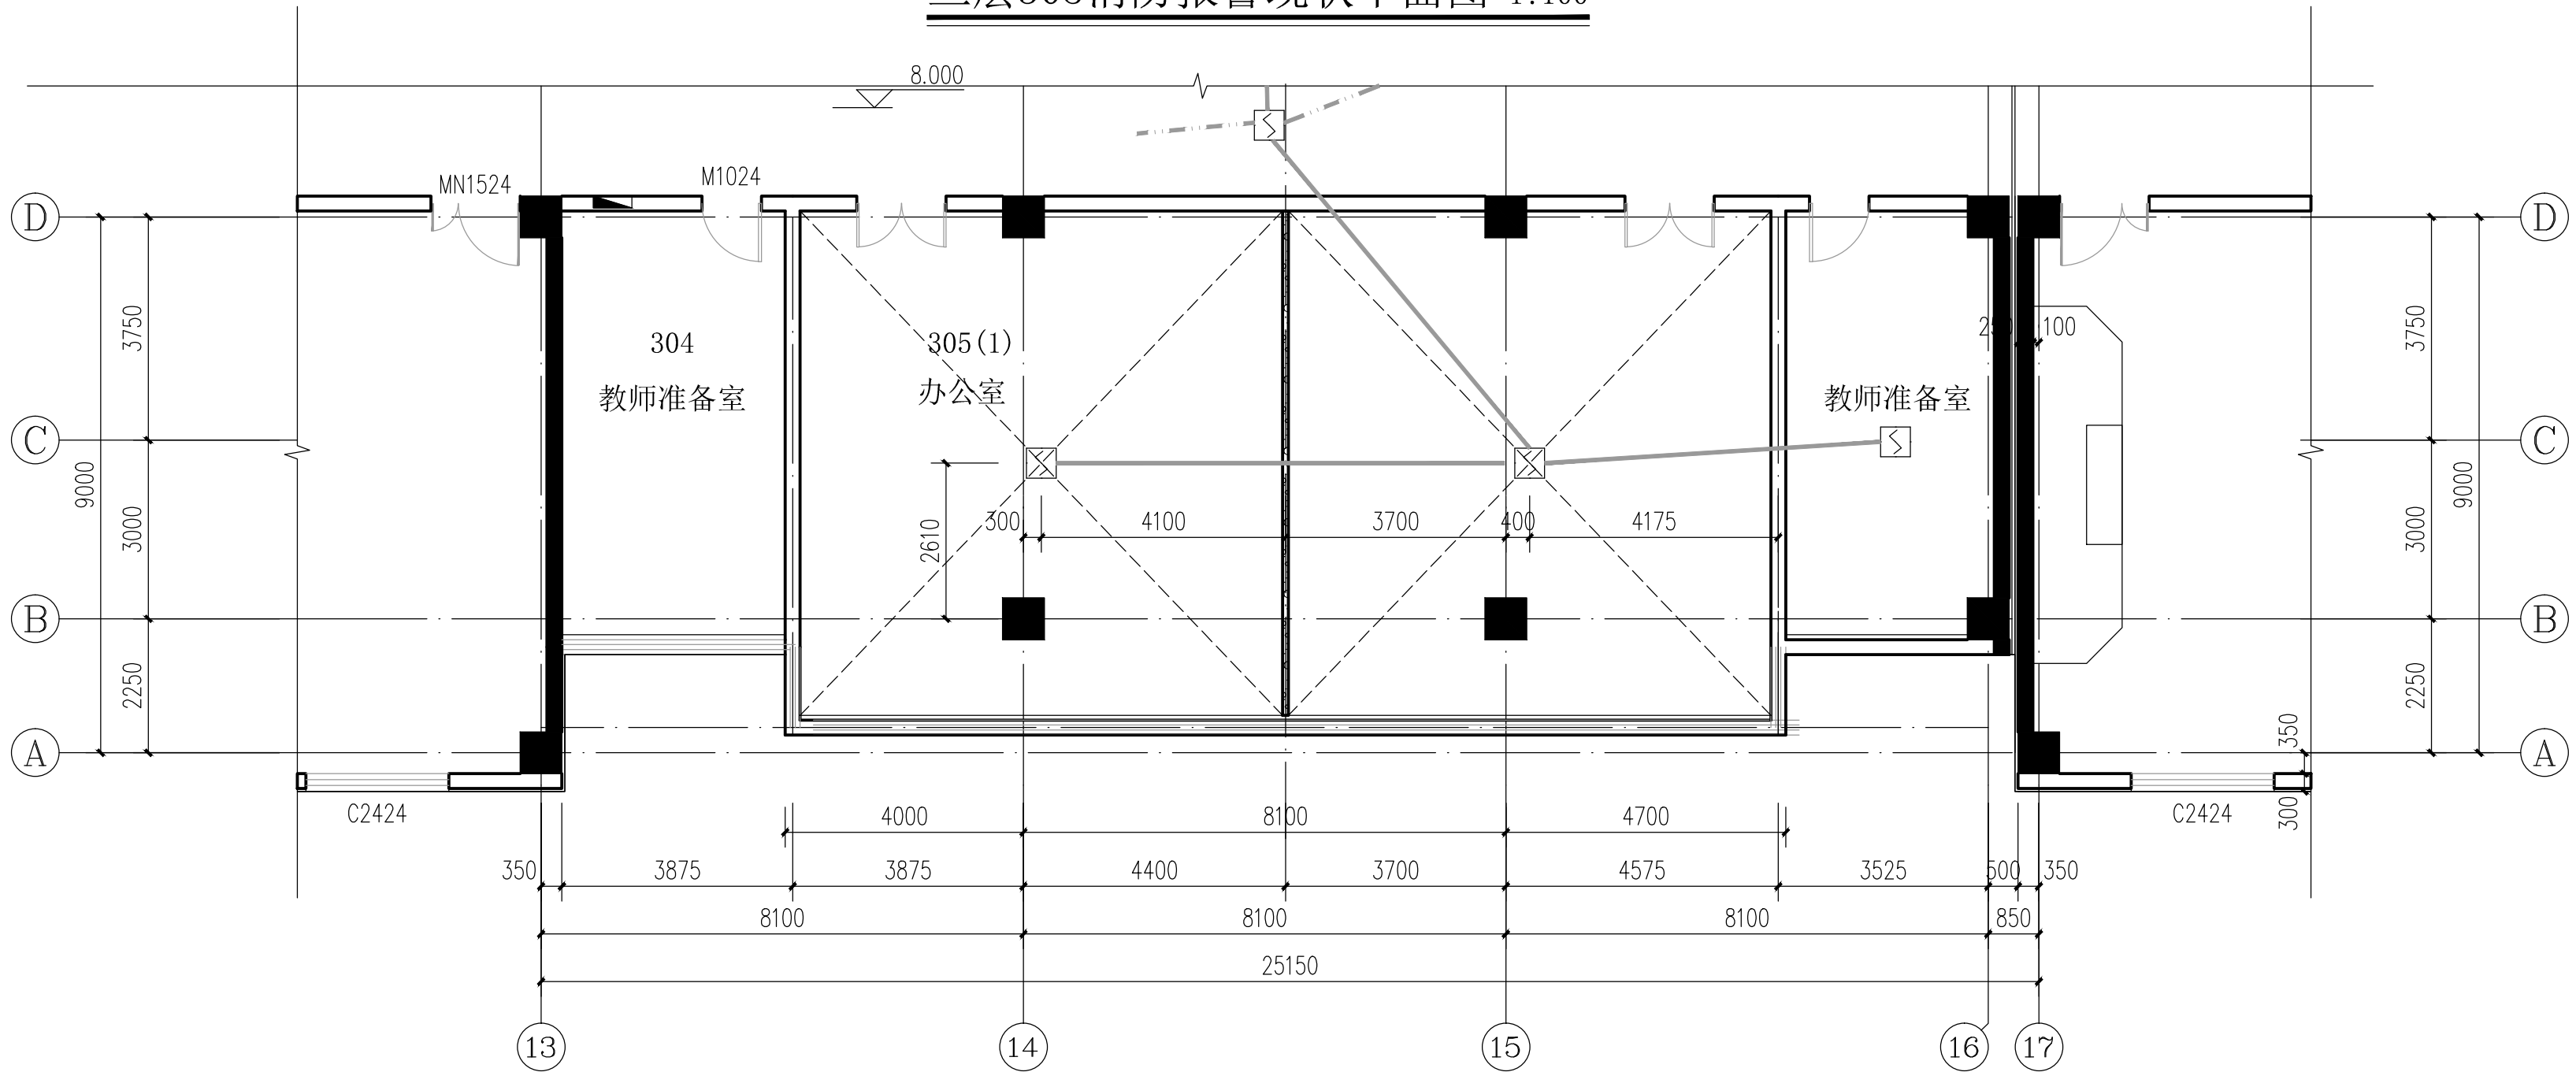

三层305消防报警现状平面图 1:100



三层305消防报警改造平面图 1:100

设计单位 DESIGN UNIT		
		
河北加华工程设计有限公司 HEBEI CANSINA ENGINEERING DESIGN Co., Ltd		
设计资质: 建筑工程【甲级(A13000199)】 规划资质: 城乡规划【乙级(冀城编022001)】 传真电话: 86-312-7521274 电子邮箱: hbjiahua@163.com 网站域名: http://www.cansina.com		
加盖公章处: COVER DESIGN & COVERTURE PARTURE		
出图章: CHAIRTY PROJECT SEAL		
注册执业章: REGISTERED SEAL		
声明: INSTRUCTION		
1:本套图纸以建设单位提供的施工条件及要求,按现行建筑设计规范进行设计,设计单位在未获得土地、规划、建设、环保、绿化、文物、气象、消防、人防、施工图审查及其它相关政府职能部门批准前,本图仅供建设单位进行项目决策及工程预算。		
2:设计单位在获得相关管理部门核发可以施工的批文后,应及时组织施工、监理、设计方进行技术交底,未交底前不得动工。		
3:施工单位必须依照施工规范及相关职能部门颁布的标准,按本图施工,施工单位在施工过程中发现设计文件有疑何之处,不得擅自处理,应及时与设计单位及建设单位联系,协商解决。		
4:切勿按本图标注比例尺度量所需尺寸。		
5:建设单位不得将本图用于本工程外的项目。		
6:因建设单位及施工单位未能做到以上条款而造成的损失,设计方不承担经济及法律责任。		
设计总负责人 PROJECT DIRECTOR	纪江海	
审定人 THOROWZED FOR ISSUE BY	纪江海	
专业负责人 DISCIPLINE RESPONSIBLE BY	王卫国	
审核人 AUDITED BY	许凯明	
校对人 CHECKED BY	张艳伟	
设计人 DESIGNED BY	王卫国	
制图人 DRAWED BY	王卫国	
版本 REVISION	升级原因 CAUSE	升级日期 DATE
本图升级版后,以最高版本为准		
建设单位: CLIENT		
唐山师范学院		
项目名称: PROJECT		
唐山师范学院中文系维修改造项目		
图纸名称: DRAWING TITLE		
电气改造平面图		
工程编号: JOB NO.	阶段: STATUS	
2019-7-1	施工图	
专业: DISCIPLINE	比例: SCALE	
建筑	1:100	
日期: DATE	图号: DRAWING No.	
2019.08.03	电施-01	